


DETALHE 01

PVC ø150 mm
PVC ø100 mm
PVC ø75 mm
PVC ø50 mm
PVC ø40 mm
PVC ø30 mm
PVC ø20 mm
PVC ø15 mm
PVC ø10 mm
PVC ø8 mm
PVC ø6 mm
PVC ø4 mm
PVC ø3 mm
PVC ø2 mm
PVC ø1 mm

01 Planta Baixa Térreo
ESCALA: 1:50

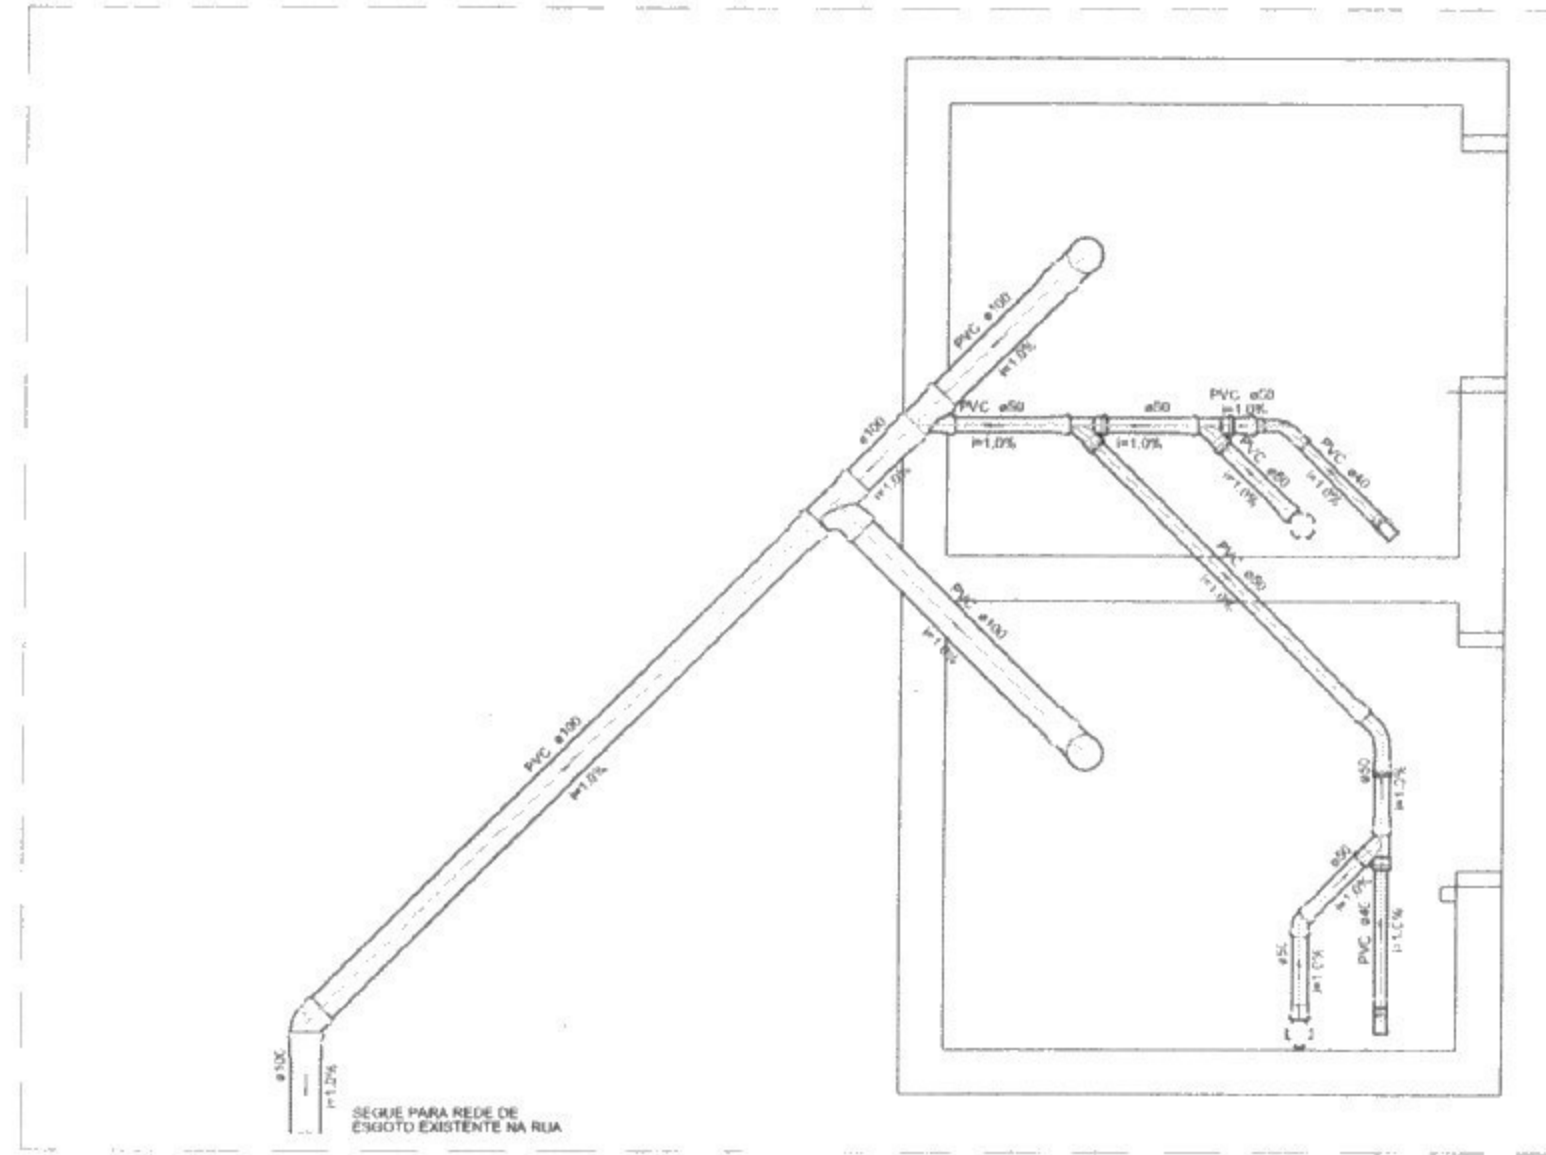

02 Detalhe 01
ESCALA: 1:25

Lista de Materiais	
Ft/Fo - Linha sanitária	
Rubo Ø150x150 de lavatório sanitário	2 ps.
PVC Amassado	
1" - 1 1/2"	2 ps.
Valvula pr lavatório e tanque	2 ps.
PVC Esgoto	
Curva 45 longa	1 ps.
Curva 45 longa Amarrado	1 ps.
Curva 90 curta	2 ps.
40 mm	2 ps.
Juelho 45	1 ps.
50 mm	1 ps.
Juelho 90 vertical pr esgoto secundário	2 ps.
40 mm - 1 1/2"	1 ps.
50 mm - 50 mm	3 ps.
Tubo PVC ponta-bacia cr virado	14,50 m
100 mm - 4"	3,12 m
Tubo rígido cr ponta e bacia adicional	0,80 m
40 mm	1,20 m
Tubo rígido cr ponta fixa	1,20 m
Tá sanitário	1 ps.
100 mm - 100 mm	1 ps.

Legenda	
	Curva 45 Longa para Esgoto Sanitário
	Curva 45 longa Amarrado
	Curva 90 curta
	Juelho 45
	Juelho 90 vertical
	Juelho 90
	Juelho 45
	150 mm - 100 mm
	50 mm - 50 mm
	40 mm - 50 mm
	40 mm - 40 mm
	40 mm - 1 1/2"
	50 mm - 50 mm
	100 mm - 100 mm

AC RODRIGUES ENGENHARIA
RUA HILZA DIAS DE CARVALHO N° 26 - SALA 03 - FERRASQUINHOS - MG
CEP 37508-100 - TEL. (35) 99768-5224
email: engonnanarolina@gmail.com

TÍTULO		PROJETO ESGOTO	
ENDEREÇO	PRAÇA SAGRADOS CORAÇÕES, CENTRO, BRAZÓPOLIS-MG		
PROJETO	PROJETO ESGOTO COMPLETO	FASE DO PROJETO	EXECUTIVO
CONTEGDO:	PLANTA BAIXA E ISOMÉTRICO		
RT: ENGENHEIRO CIVIL	PROPRIETARIO	ESCALA	ESG
ANNA CAROLINA R SILVA CREA 215729/D-MG	PREFEITURA MUNICIPAL DE BRAZÓPOLIS CNPJ: 18.025.890/0001-51	INDICADAS	
NOME DO ARQUIVO MAGNÉTICO:	PREFEITURA BRAZÓPOLIS ESG.RO.DWG	DATA	
		22/05/2018	
		FOLHA	UNICA